



**PIANTA PIANO PRIMO**

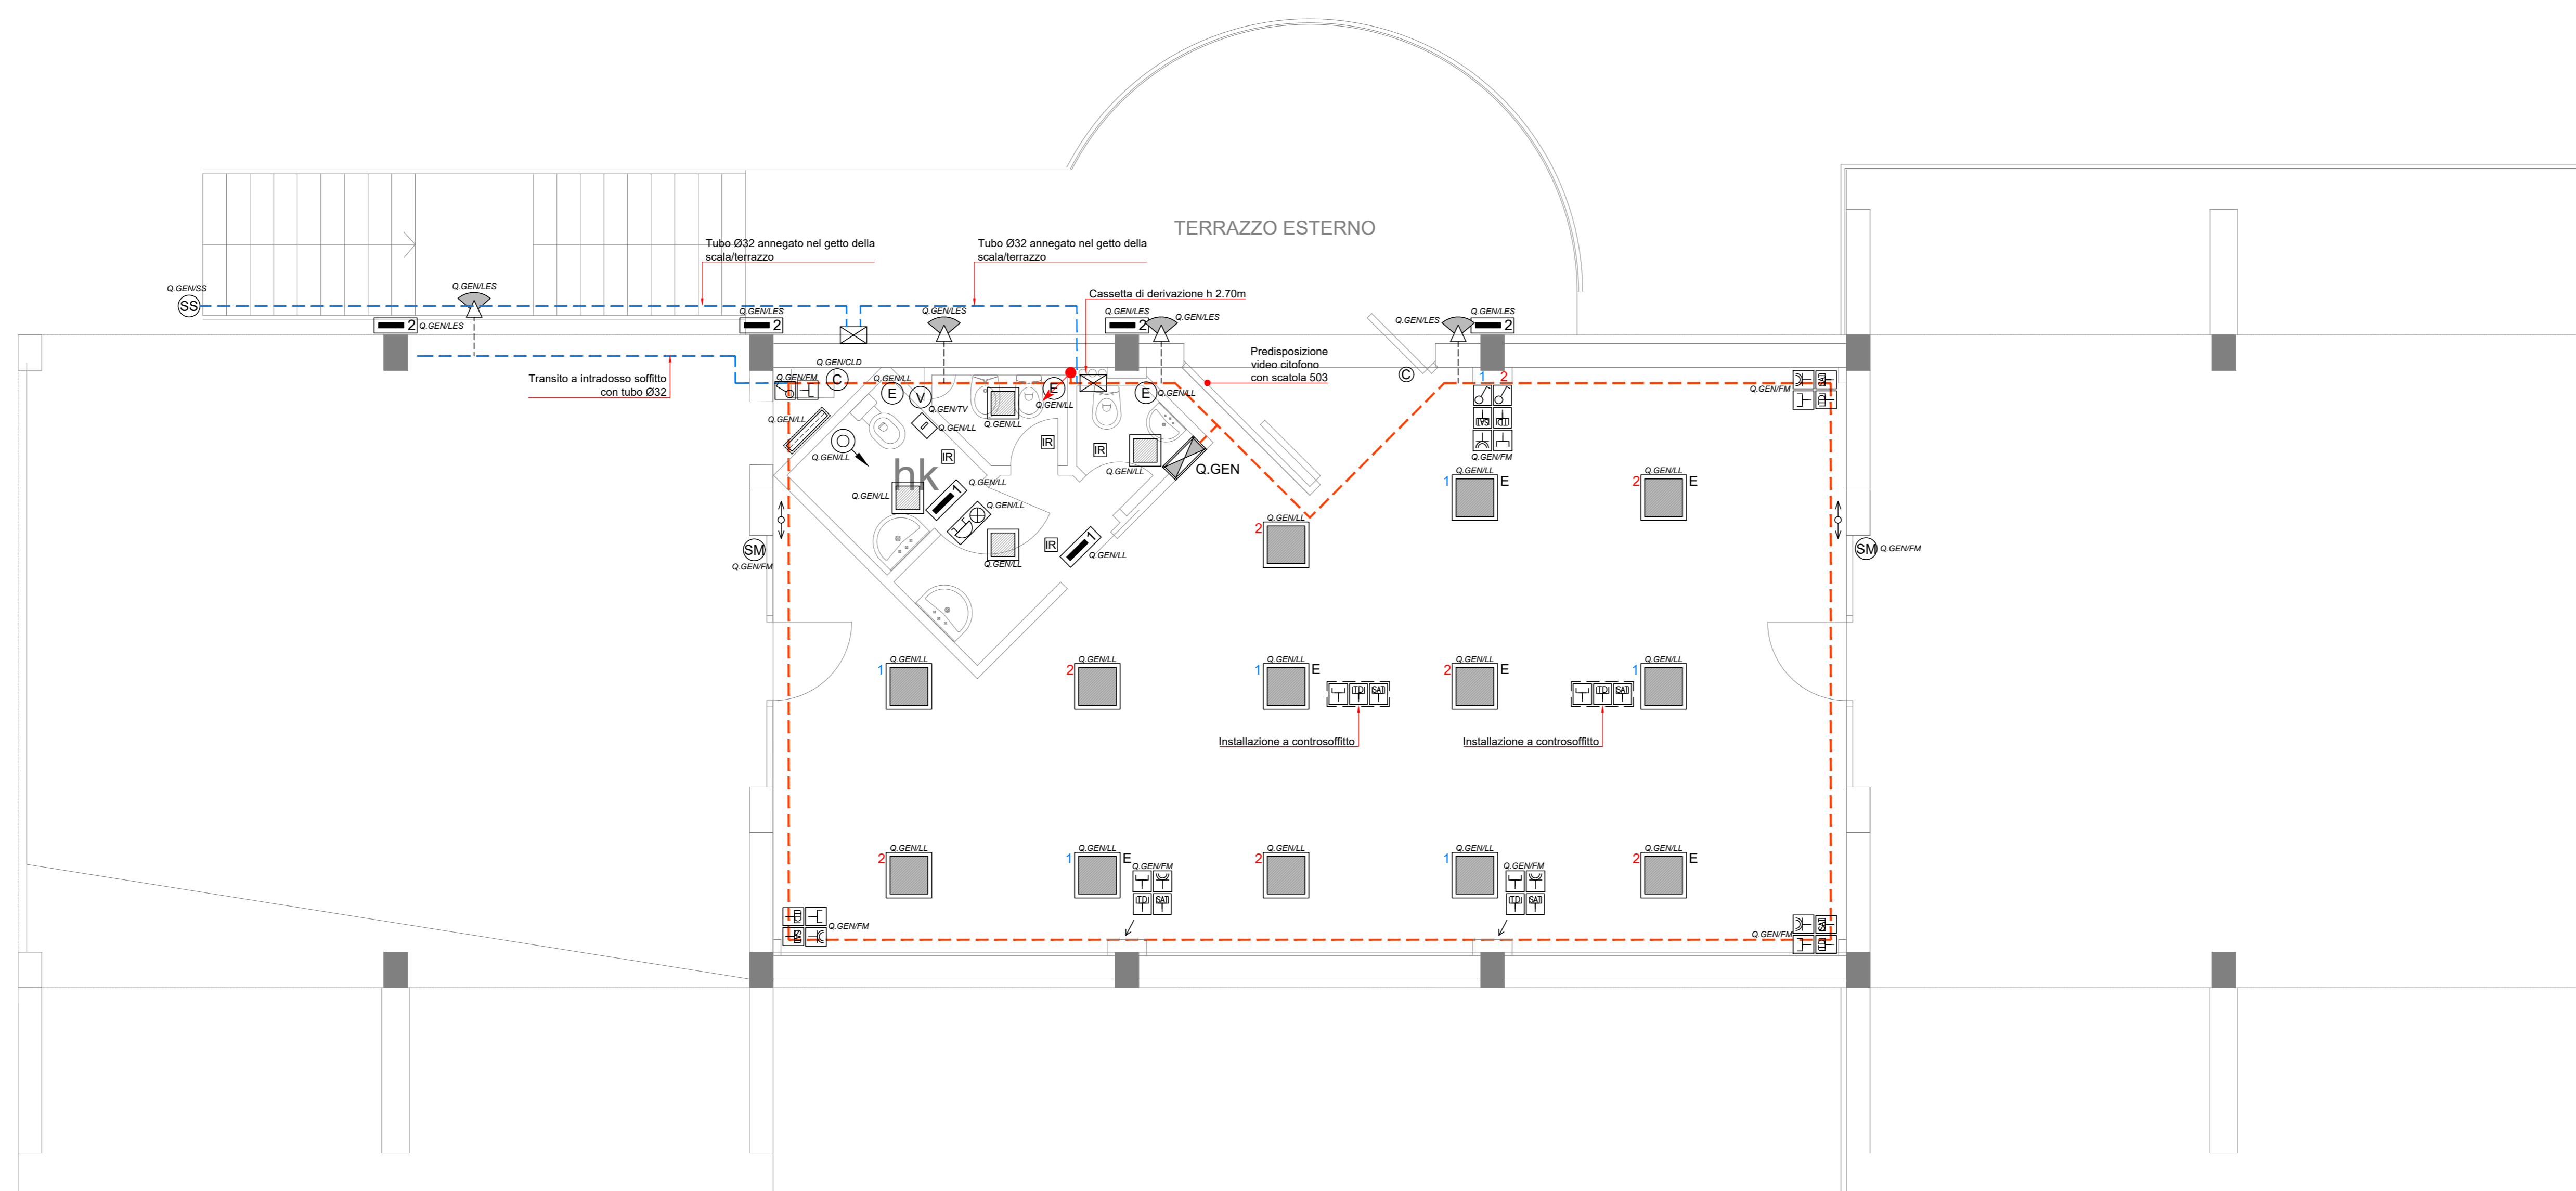


**LEGENDA IMPIANTO LUCE**

	APPARECCHIO DA INCASSO CON CORPO IN ACCIAIO E DIFFUSORE PRISMATIZZATO - 4100m - LED 29W
	APPARECCHIO DA INCASSO CON CORPO IN ACCIAIO E DIFFUSORE PRISMATIZZATO - 1565m - LED 18W
	APPARECCHIO ILLUMINANTE DA PARETE CON CORPO IN NYLON E DIFFUSORE IN POLICARBONATO - IP65 - 4000m - 35W
	PLAFONIERA CON CORPO E DIFFUSORE IN POLICARBONATO - LED 20W - IP65
	APPARECCHIO AUTOMENTATO DI EMERGENZA - LED 6W - AUT. 1h - FLUSSO 240lm - RICARICA 12h - IP65
	APPARECCHIO AUTOMENTATO DI EMERGENZA - LED 24W - AUT. 1h - FLUSSO 450lm - RICARICA 12h - IP65
	DISPOSITIVO DI EMERGENZA AUT. 1h
	INTERRUTTORE UNIPOLARE
	SENSORE INFRAROSSO INSTALLATO A CONTROSOFFITTO
	SONDA CREPUSCOLARE
	PRESA UNIVERSALE (SCHUKO + BIPASSO 10/16A STANDARD ITALIANO)
	PRESA BIPASSO 10/16A STANDARD ITALIANO
	PUNTO DI ALIMENTAZIONE ESTRATTORE ARIA WC
	PUNTO DI ALIMENTAZIONE UNITA' VENTILANTE
	PUNTO DI ALIMENTAZIONE SERRAMENTO MOTORIZZATO
	PUNTO DI ALIMENTAZIONE SERVOSCALA
	DOPIO PULSANTE COMANDO SERRAMENTO MOTORIZZATO
	PULSANTE A TIRANTE ALLARME WC
	APPARECCHIO OTTICO ACUSTICO ALLARME WC
	PULSANTE TAGLIAZIONE ALLARME WC
	PREDISPOSIZIONE PUNTO PRESA DATI
	PREDISPOSIZIONE PUNTO PRESA TV SAT
	CANALA IN PVC CON 5 SCOMPARTI DIM. 120x60mm INSTALLATA SOPRA CONTROSOFFITTO
	QUADRO ELETTRICO


**PIANO COPERTURE**

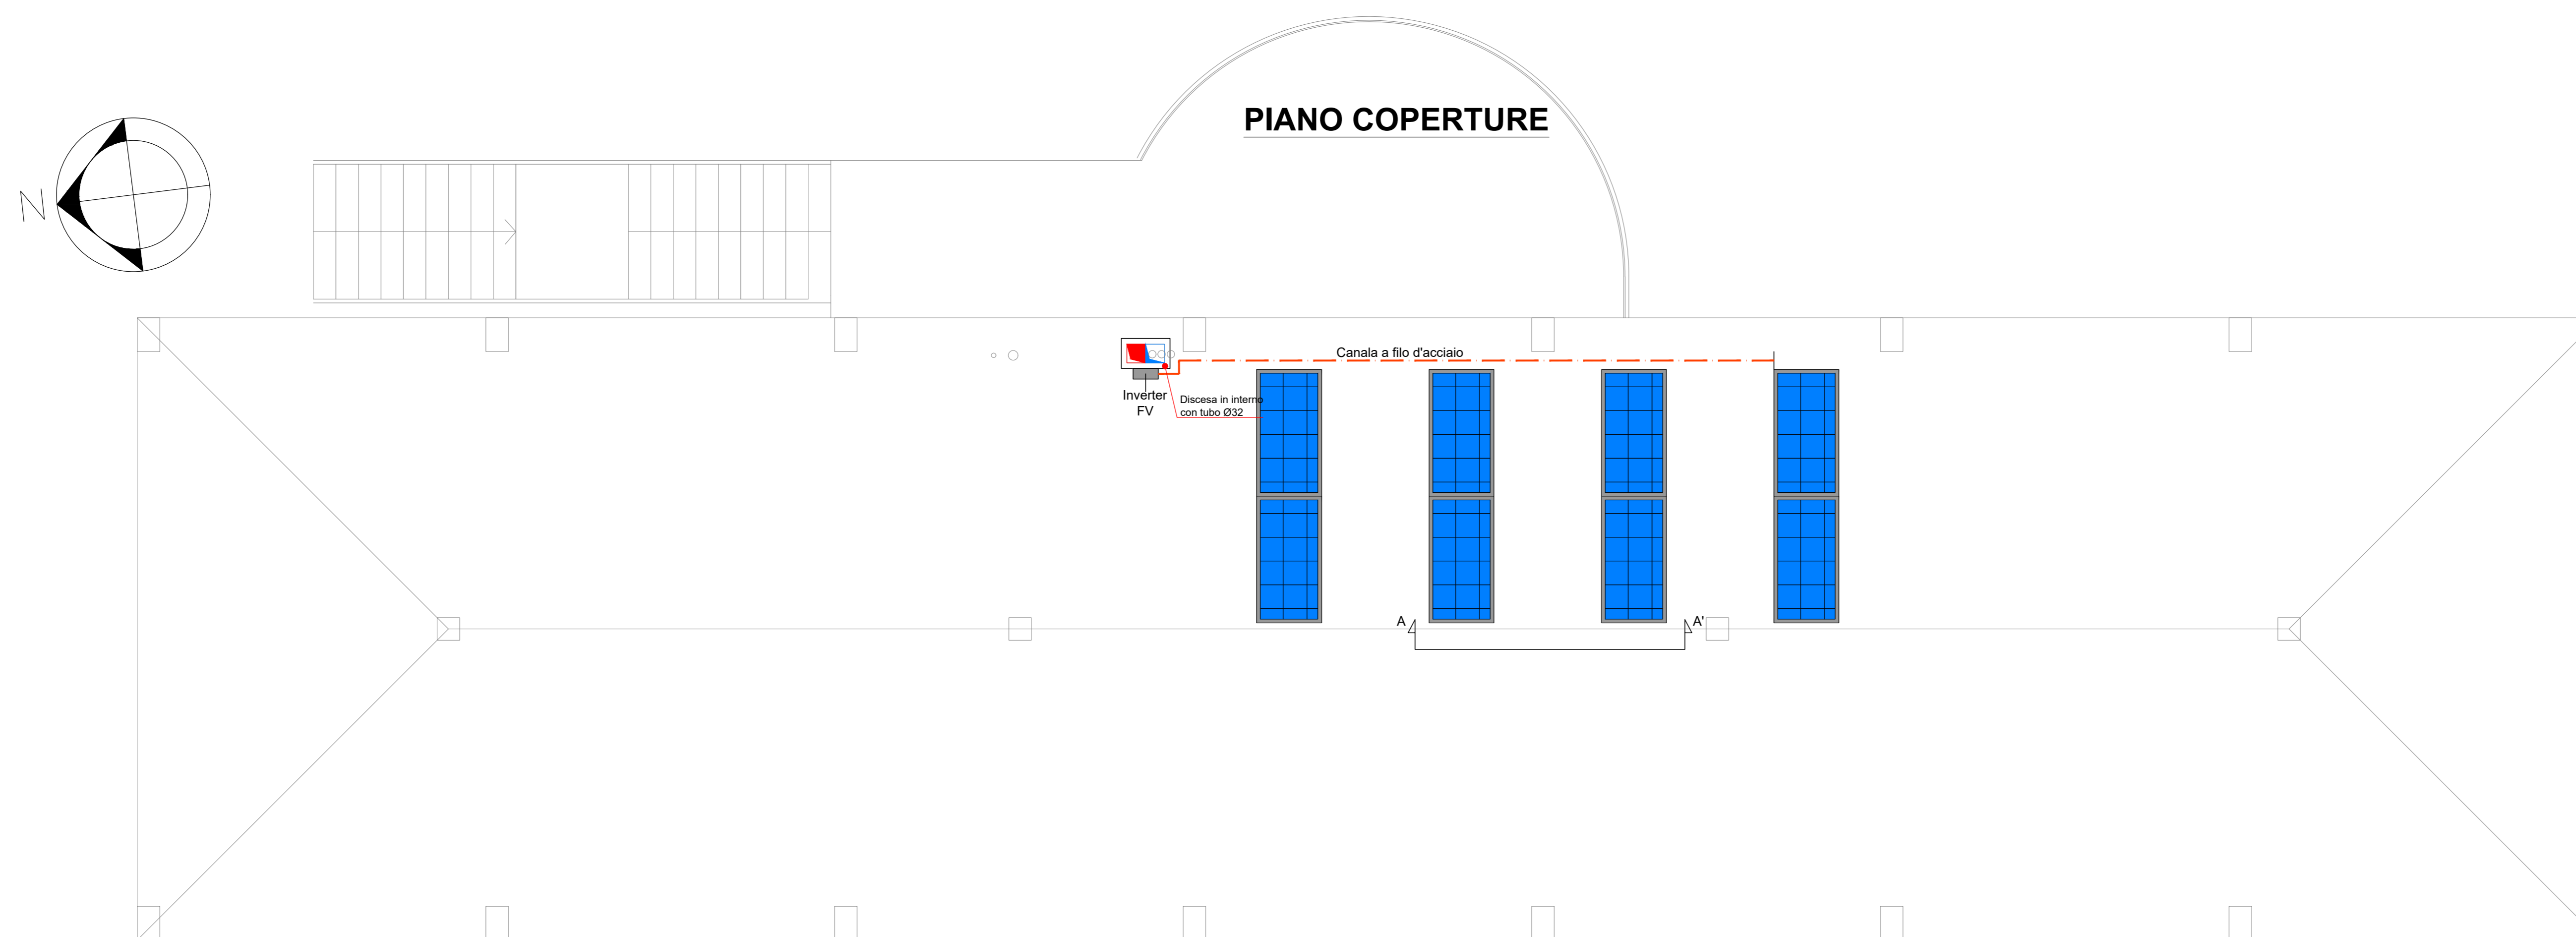

**Sezione A-A'**  
Scala 1:20

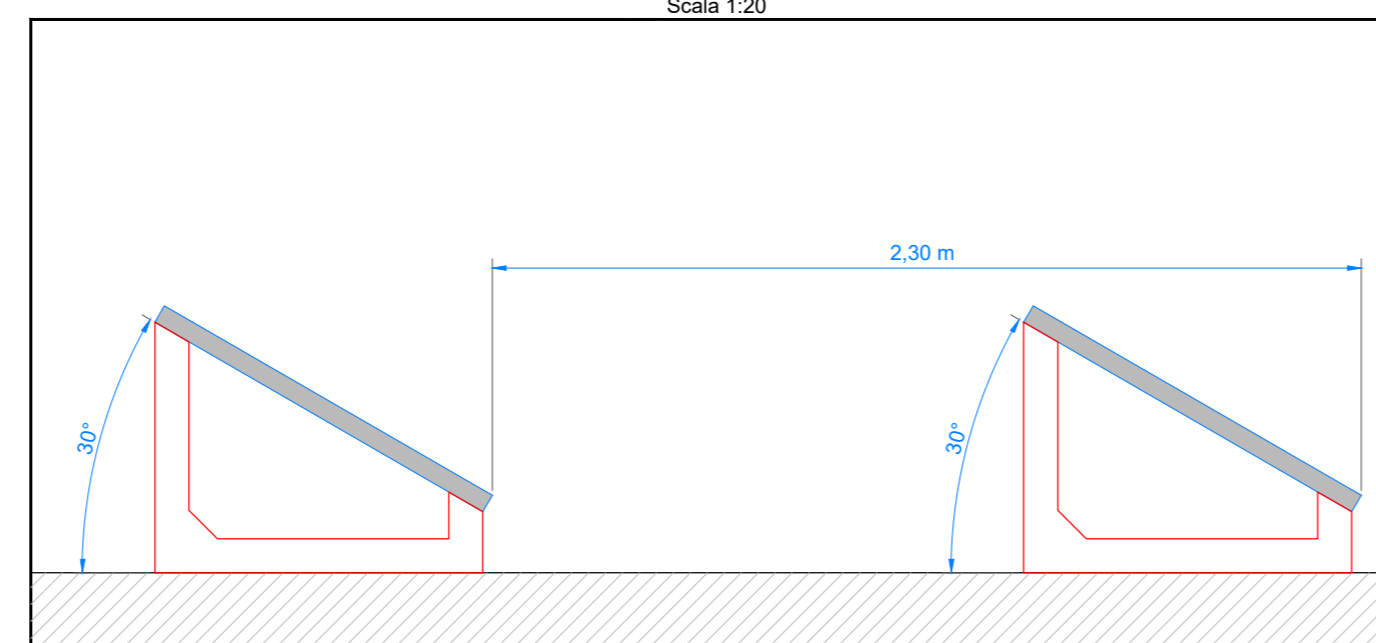

**Particolare installazione inverter**

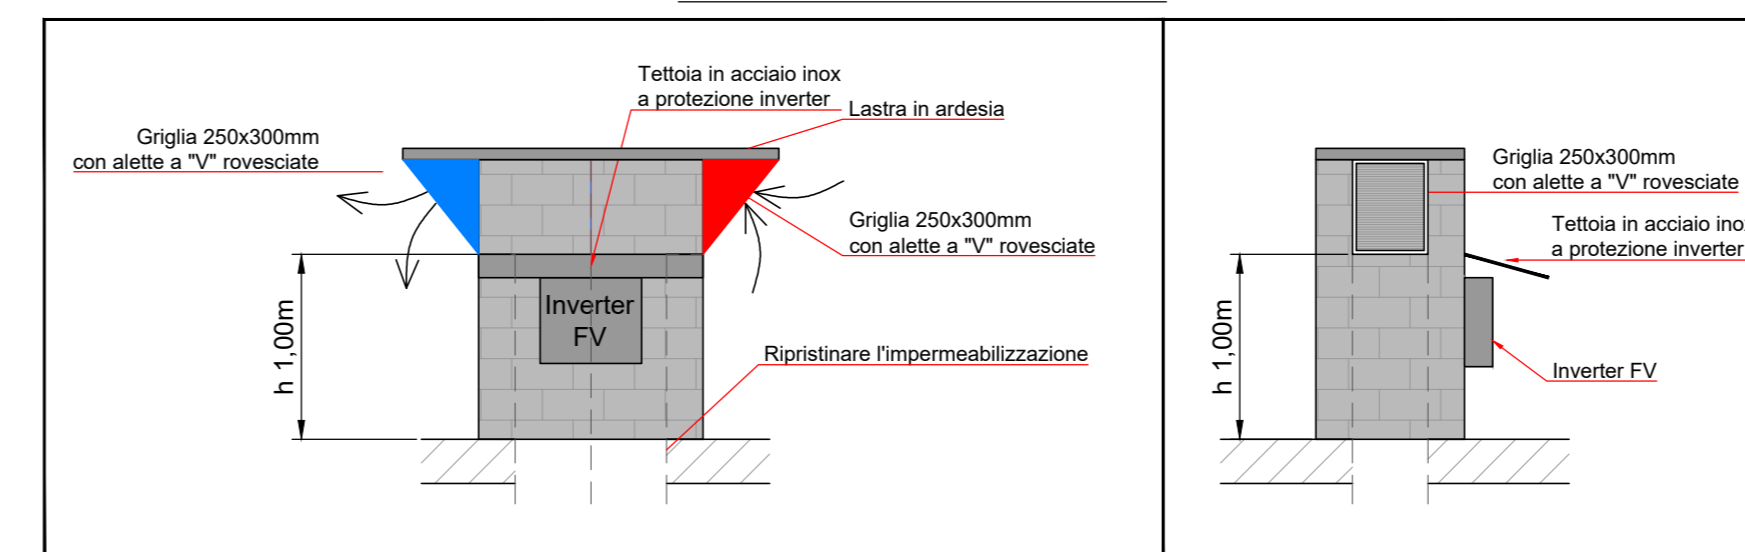

**STUDIO TECNICO QUEIROLO**  
 PROGETTAZIONE IMPIANTI ELETTRICI E TECNOLOGICI  
 PREVENZIONE INCENDI  
 Perito Industriale CARLO QUEIROLO  
 16040 CORREGGIA I.G. - VIA PLAN DI CORREGGIA, 38/2 - TEL. +39 185 334127

Committente  
**COMUNE DI COGORNO**  
 PIAZZA ALDO MORO, 1  
 16030 - Cogorno (GE)

Localizzazione dell'intervento  
 LOCALITA' SAN SALVATORE  
 VIA 4 NOVEMBRE, 115  
 16030 - Cogorno (GE)

Oggetto  
**RAPPRESENTAZIONE PLANIMETRICA  
 IMPIANTO LUCE - FM**

REV	DATA	DESCRIZIONE	DIS.	VER.	APP.
00	11.2017	EMISSIONE	BERNARDELLO, F.	BAFFO, L.	QUEIROLO, C.

Scala (V) Fogli: 1:50    File: std3\_2\_ie01\_r00.dwg    Foglio: STD3/2/IE01/R00

Progettista: **Per. Ind. Carlo Queirolo**  
 Inq. Coll. Per. Ind. Ge. N. 1345

Firma:

Titolo progetto: **Realizzazione edificio "Portale del Parco" - Sezione impianti - Progetto esecutivo -**